


Согласовано					
Инв. № подл.	Подп. и дата	Взам. инв. №			

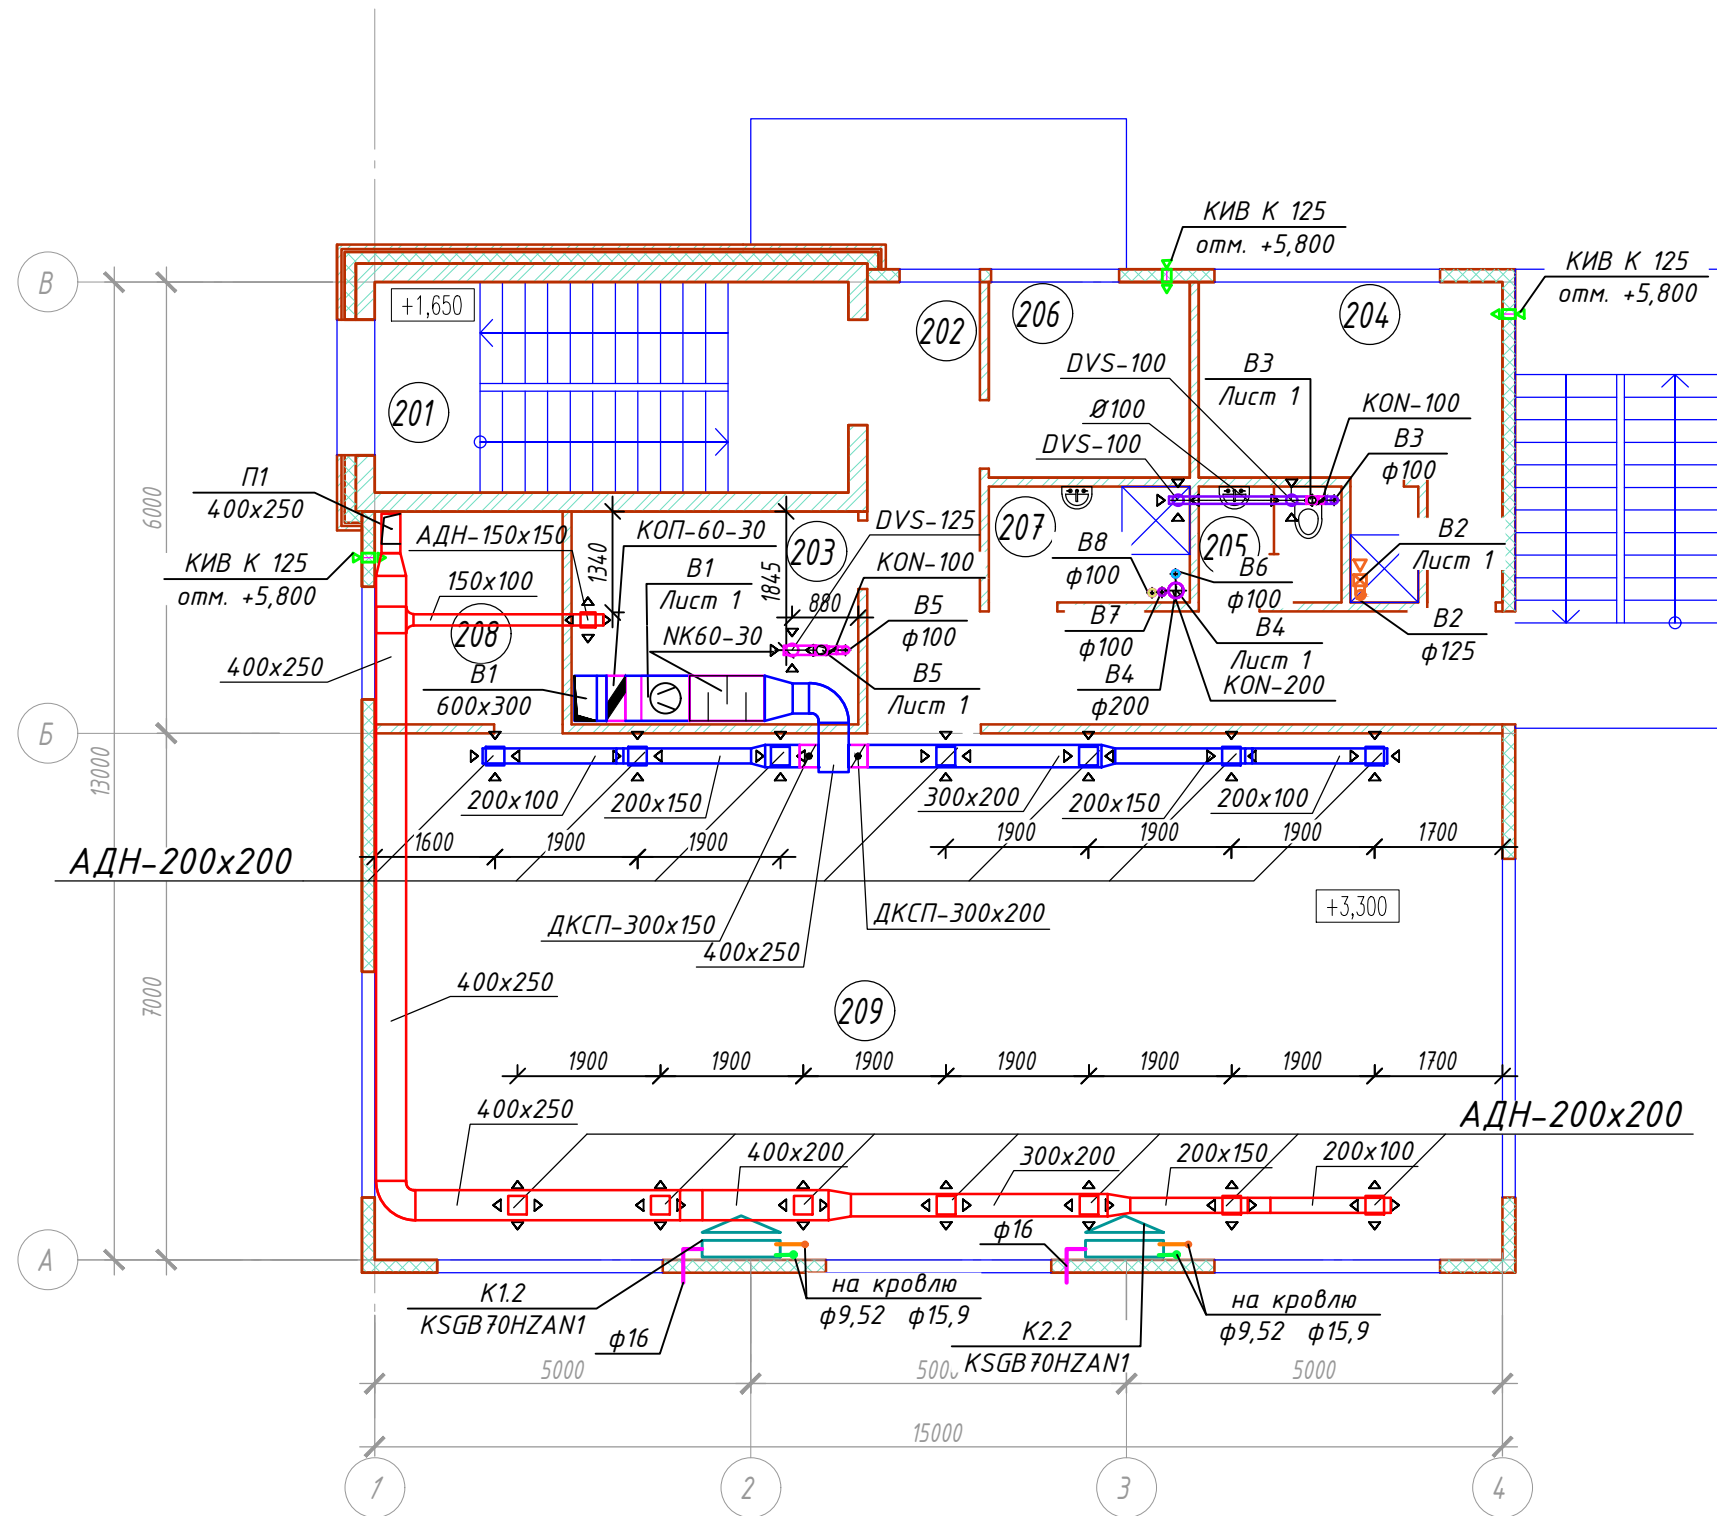


Экспликация помещений второго этажа

Номер помещения	Наименование	Площадь, м ²	Кат.* помеще-ния
201	Лестничная клетка	17.6	
202	Коридор	19.4	
203	Помещение сушки одежды	10.8	
204	Помещение тренера с душевой	13.6	
205	Санузел	2.9	
206	Помещение персонала	7	
207	ПЧИ	4,1	
208	Инвентарная	7	
209	Спорт.зал	105	
Итого		187.4	

						64/09-2019-ИОС4.2			
						Здание зала спортивного крытого универсального с устройством раздевалок			
Изм.	Кол.уч.	Лист	№ док.	Подп.	Дата	Здание спортивного зала	Стадия	Лист	Листов
ГИП					09.19		П	4	
Разработал					09.19				
Проверил					09.19				
						Вентиляция План 2 этажа	Гарант Инжиниринг Сибирь		
Н.контроль					09.19				

Согласовано					
Взам. инв. №					
Подп. и дата					
Инв. № подл.					

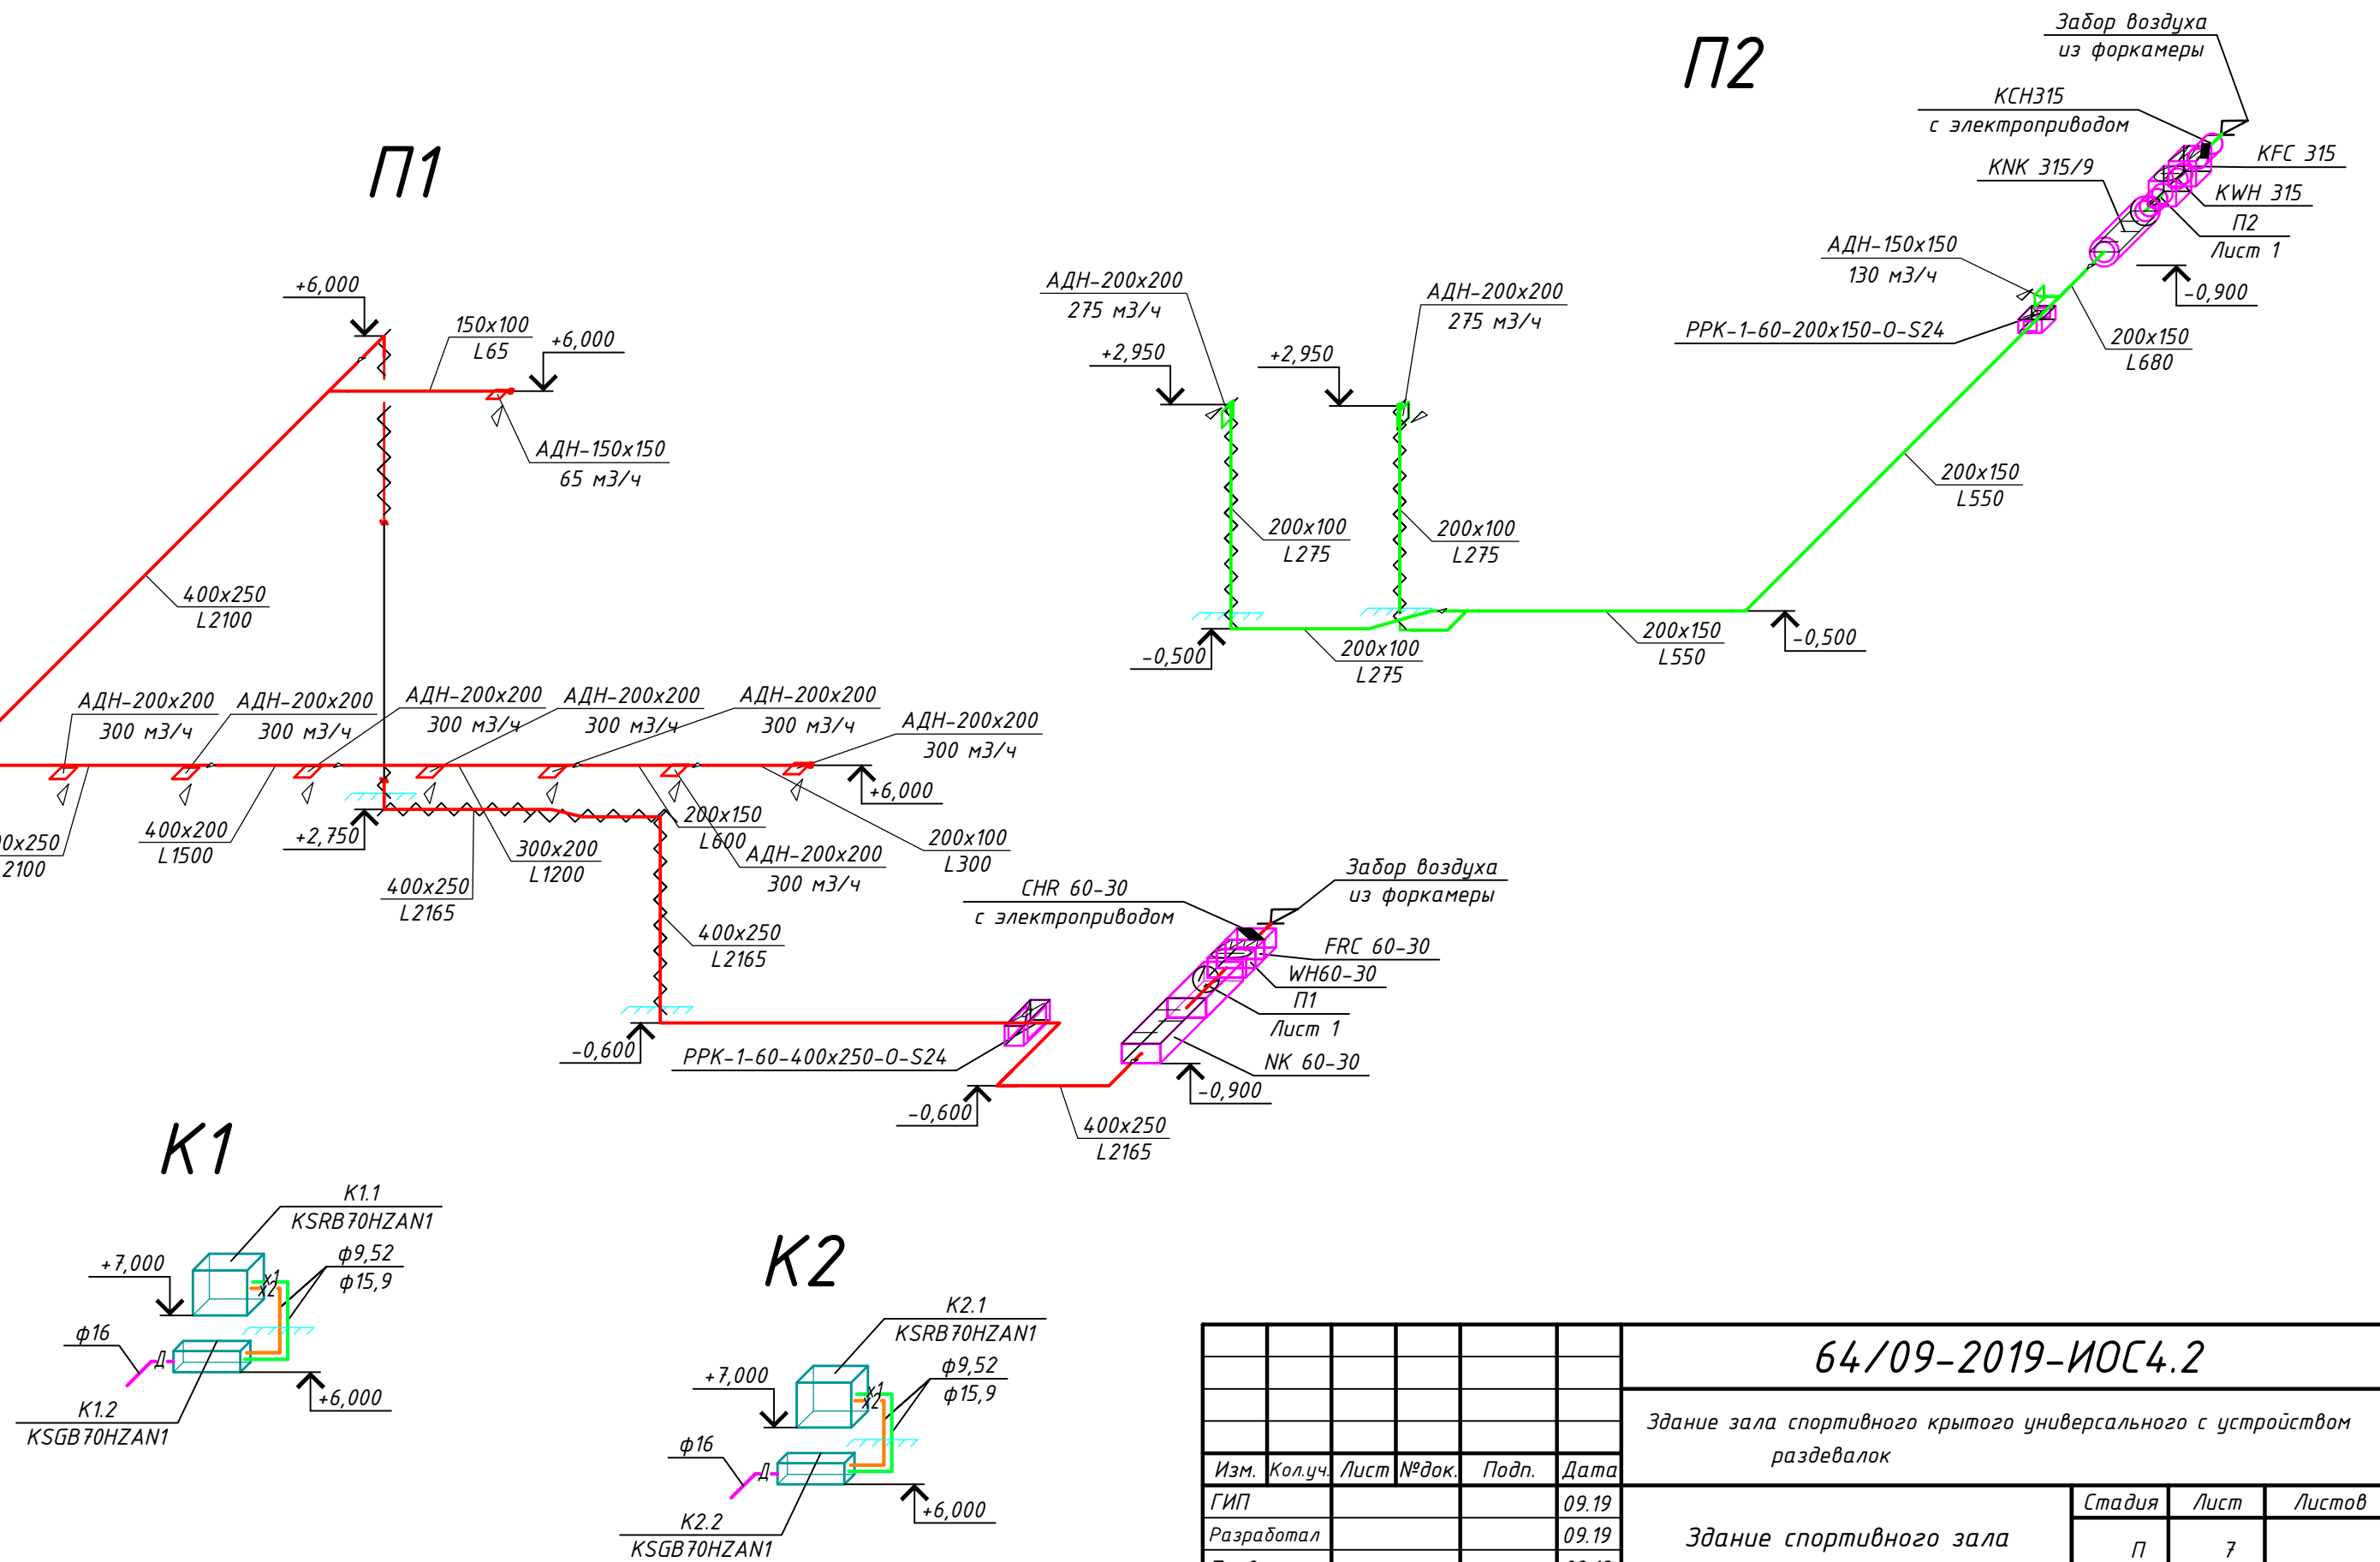

						64/09-2019-ИОС4.2			
						Здание зала спортивного крытого универсального с устройством раздевалок			
Изм.	Кол.уч.	Лист	№ док.	Подп.	Дата	Здание спортивного зала	Стадия	Лист	Листов
ГИП					09.19		П	7	
Разработал					09.19				
Проверил					09.19	Вентиляция Схемы П1, П2, К1 и К2.	Гарант Инжиниринг Сибирь		
Н.контроль					09.19				