
 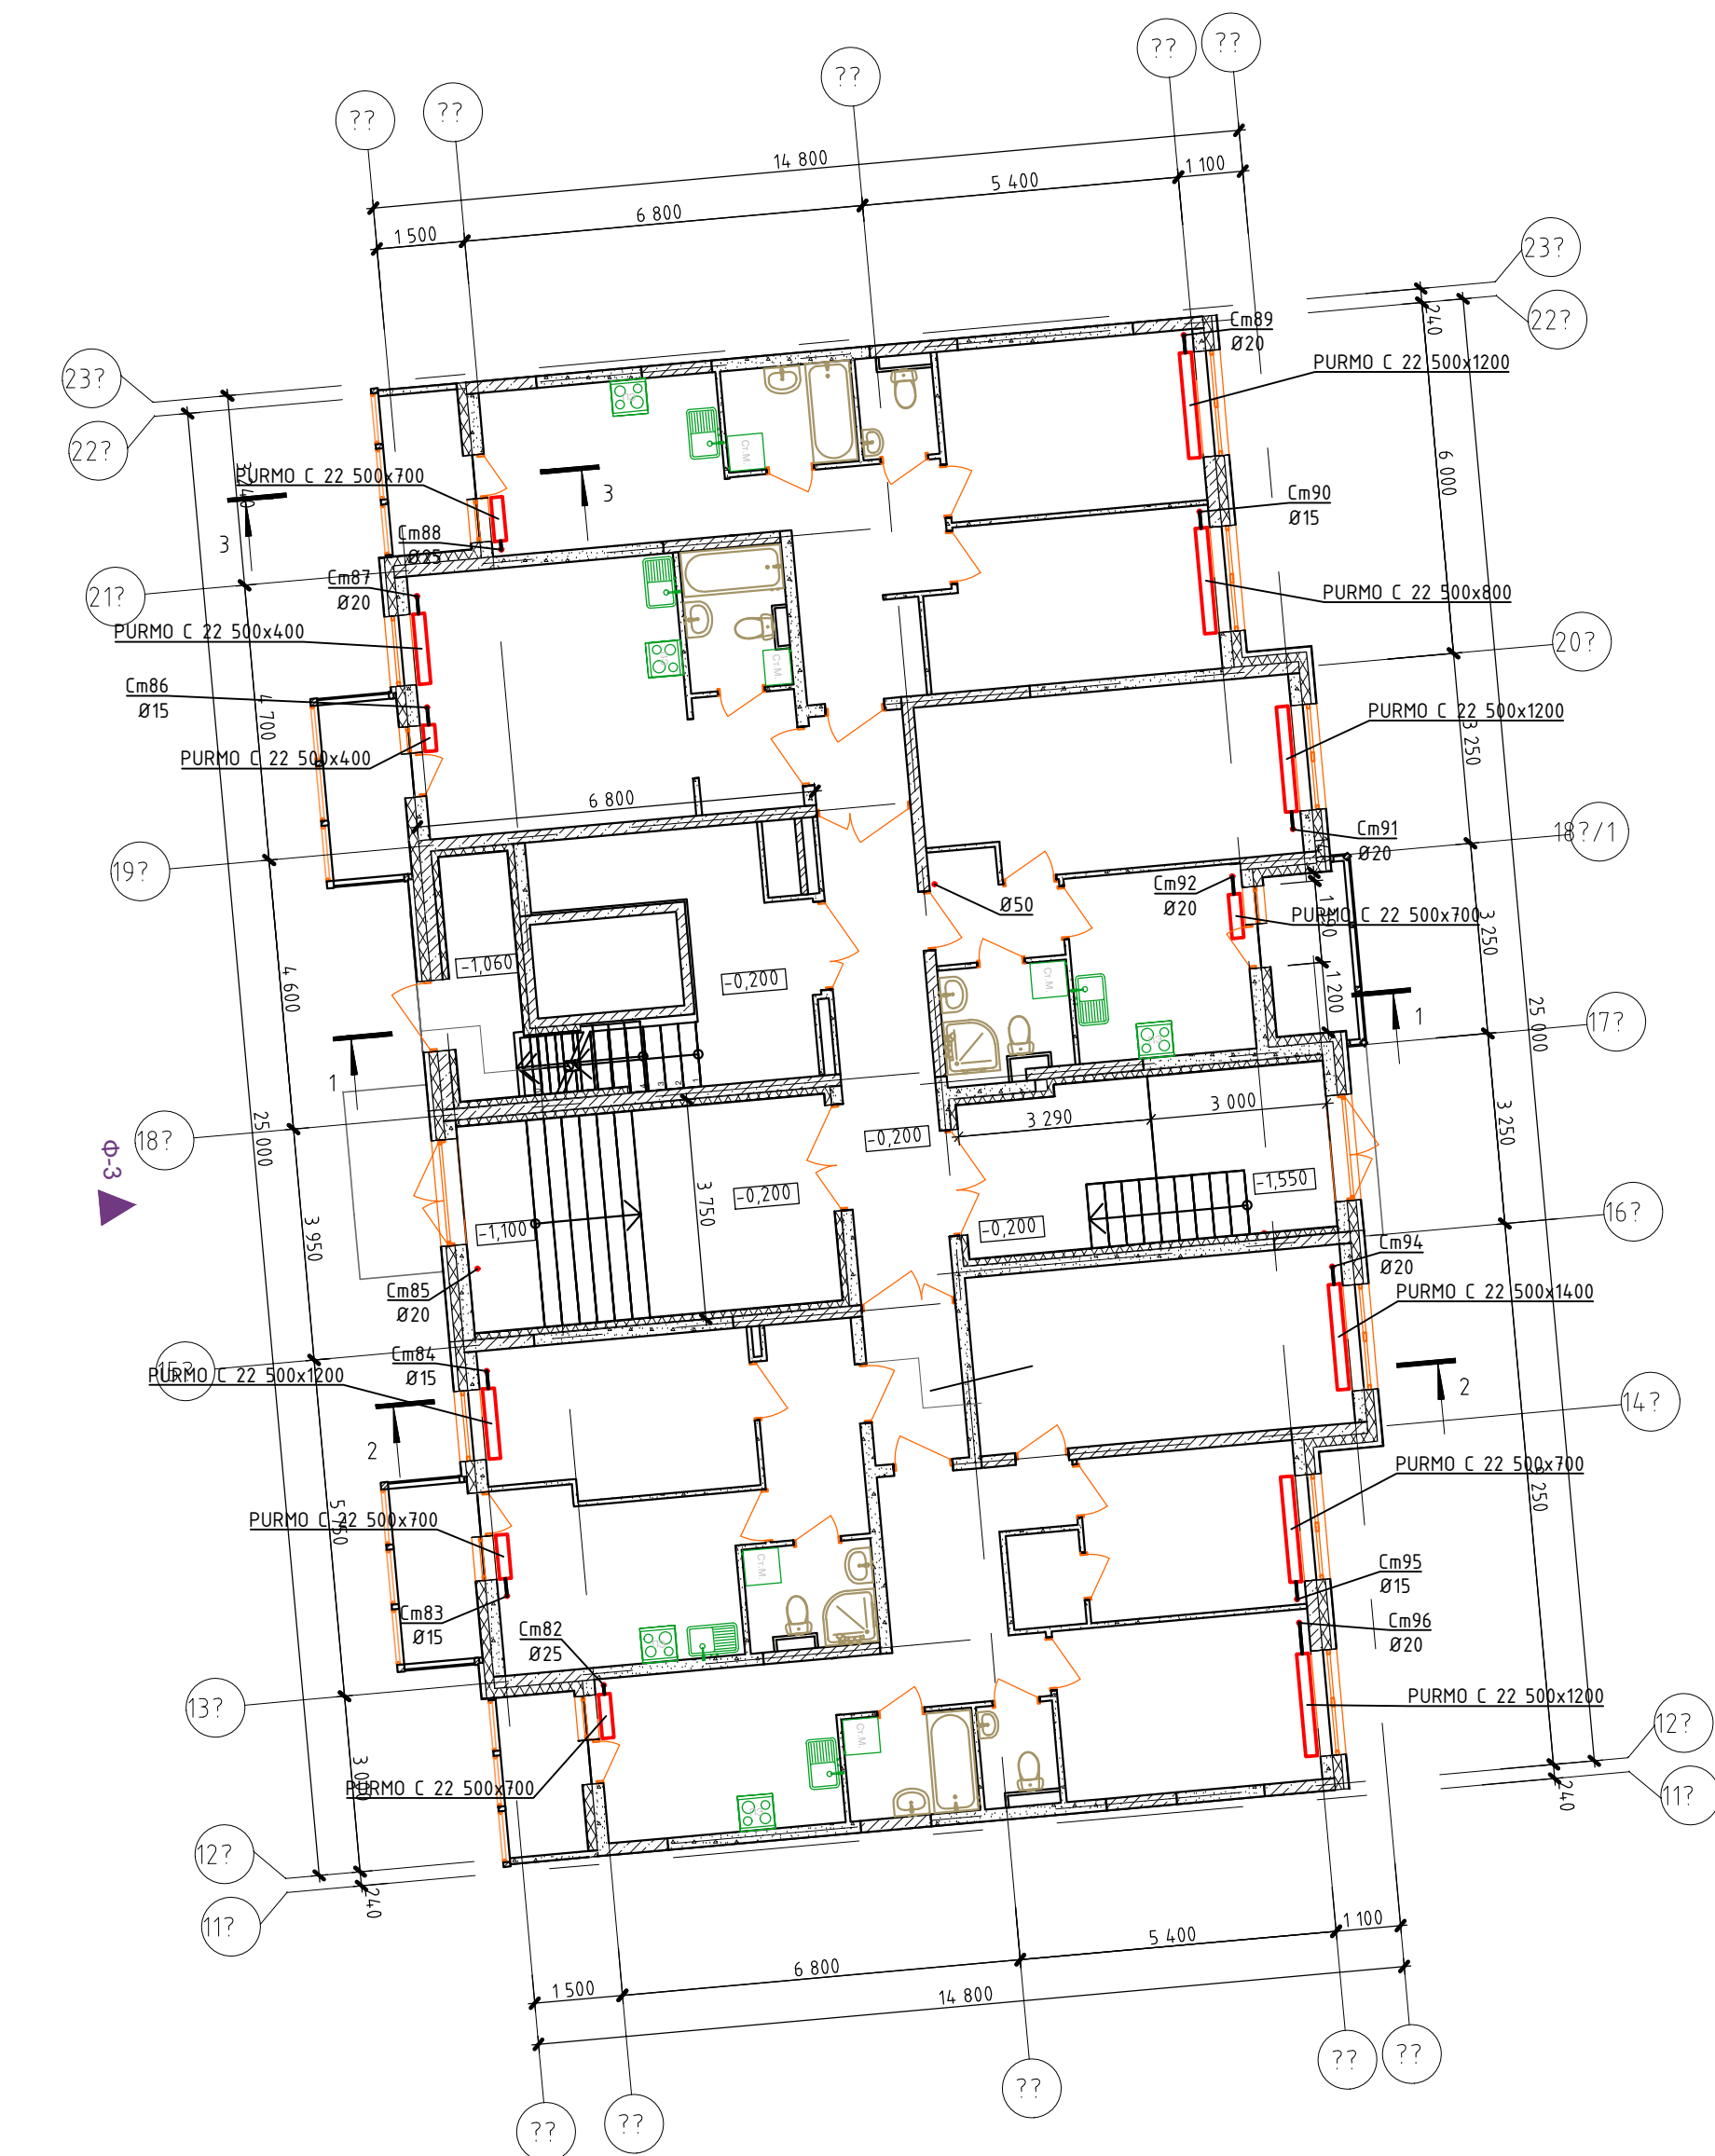
 
 




~~~~~ - изолированный трубопровод

1. Труды и стояки условно отнесены от стен.
2. Все трубопроводы, прокладываемые в подвале и местах общего пользования лежат тепловой изоляции.

|           |          |             |        |                                                                                       |         |
|-----------|----------|-------------|--------|---------------------------------------------------------------------------------------|---------|
|           |          |             |        |                                                                                       |         |
|           |          |             |        |                                                                                       |         |
|           |          |             |        |                                                                                       |         |
| Изм.      | Кол. уч. | Лист        | № док. | Подпись                                                                               | Дата    |
| ГИП       |          | Гончар А.А. |        |  | 04.2020 |
| Разраб.   |          | Рябов       |        |  | 04.2020 |
| Провер.   |          | Гончар А.А. |        |  | 04.2020 |
|           |          |             |        |                                                                                       |         |
| Н. контр. |          | Горбунов    |        |  | 04.2020 |

Многоэтажный жилой дом корпус 7 по адресу: г. Москва,  
поселение Филимонковское, д. Староселье

|        |      |      |
|--------|------|------|
| Стадия | Лист | Лист |
| Р      | 23   | 66   |

План системы отопления жилых помещений.  
Секция F. План первого этажа.