


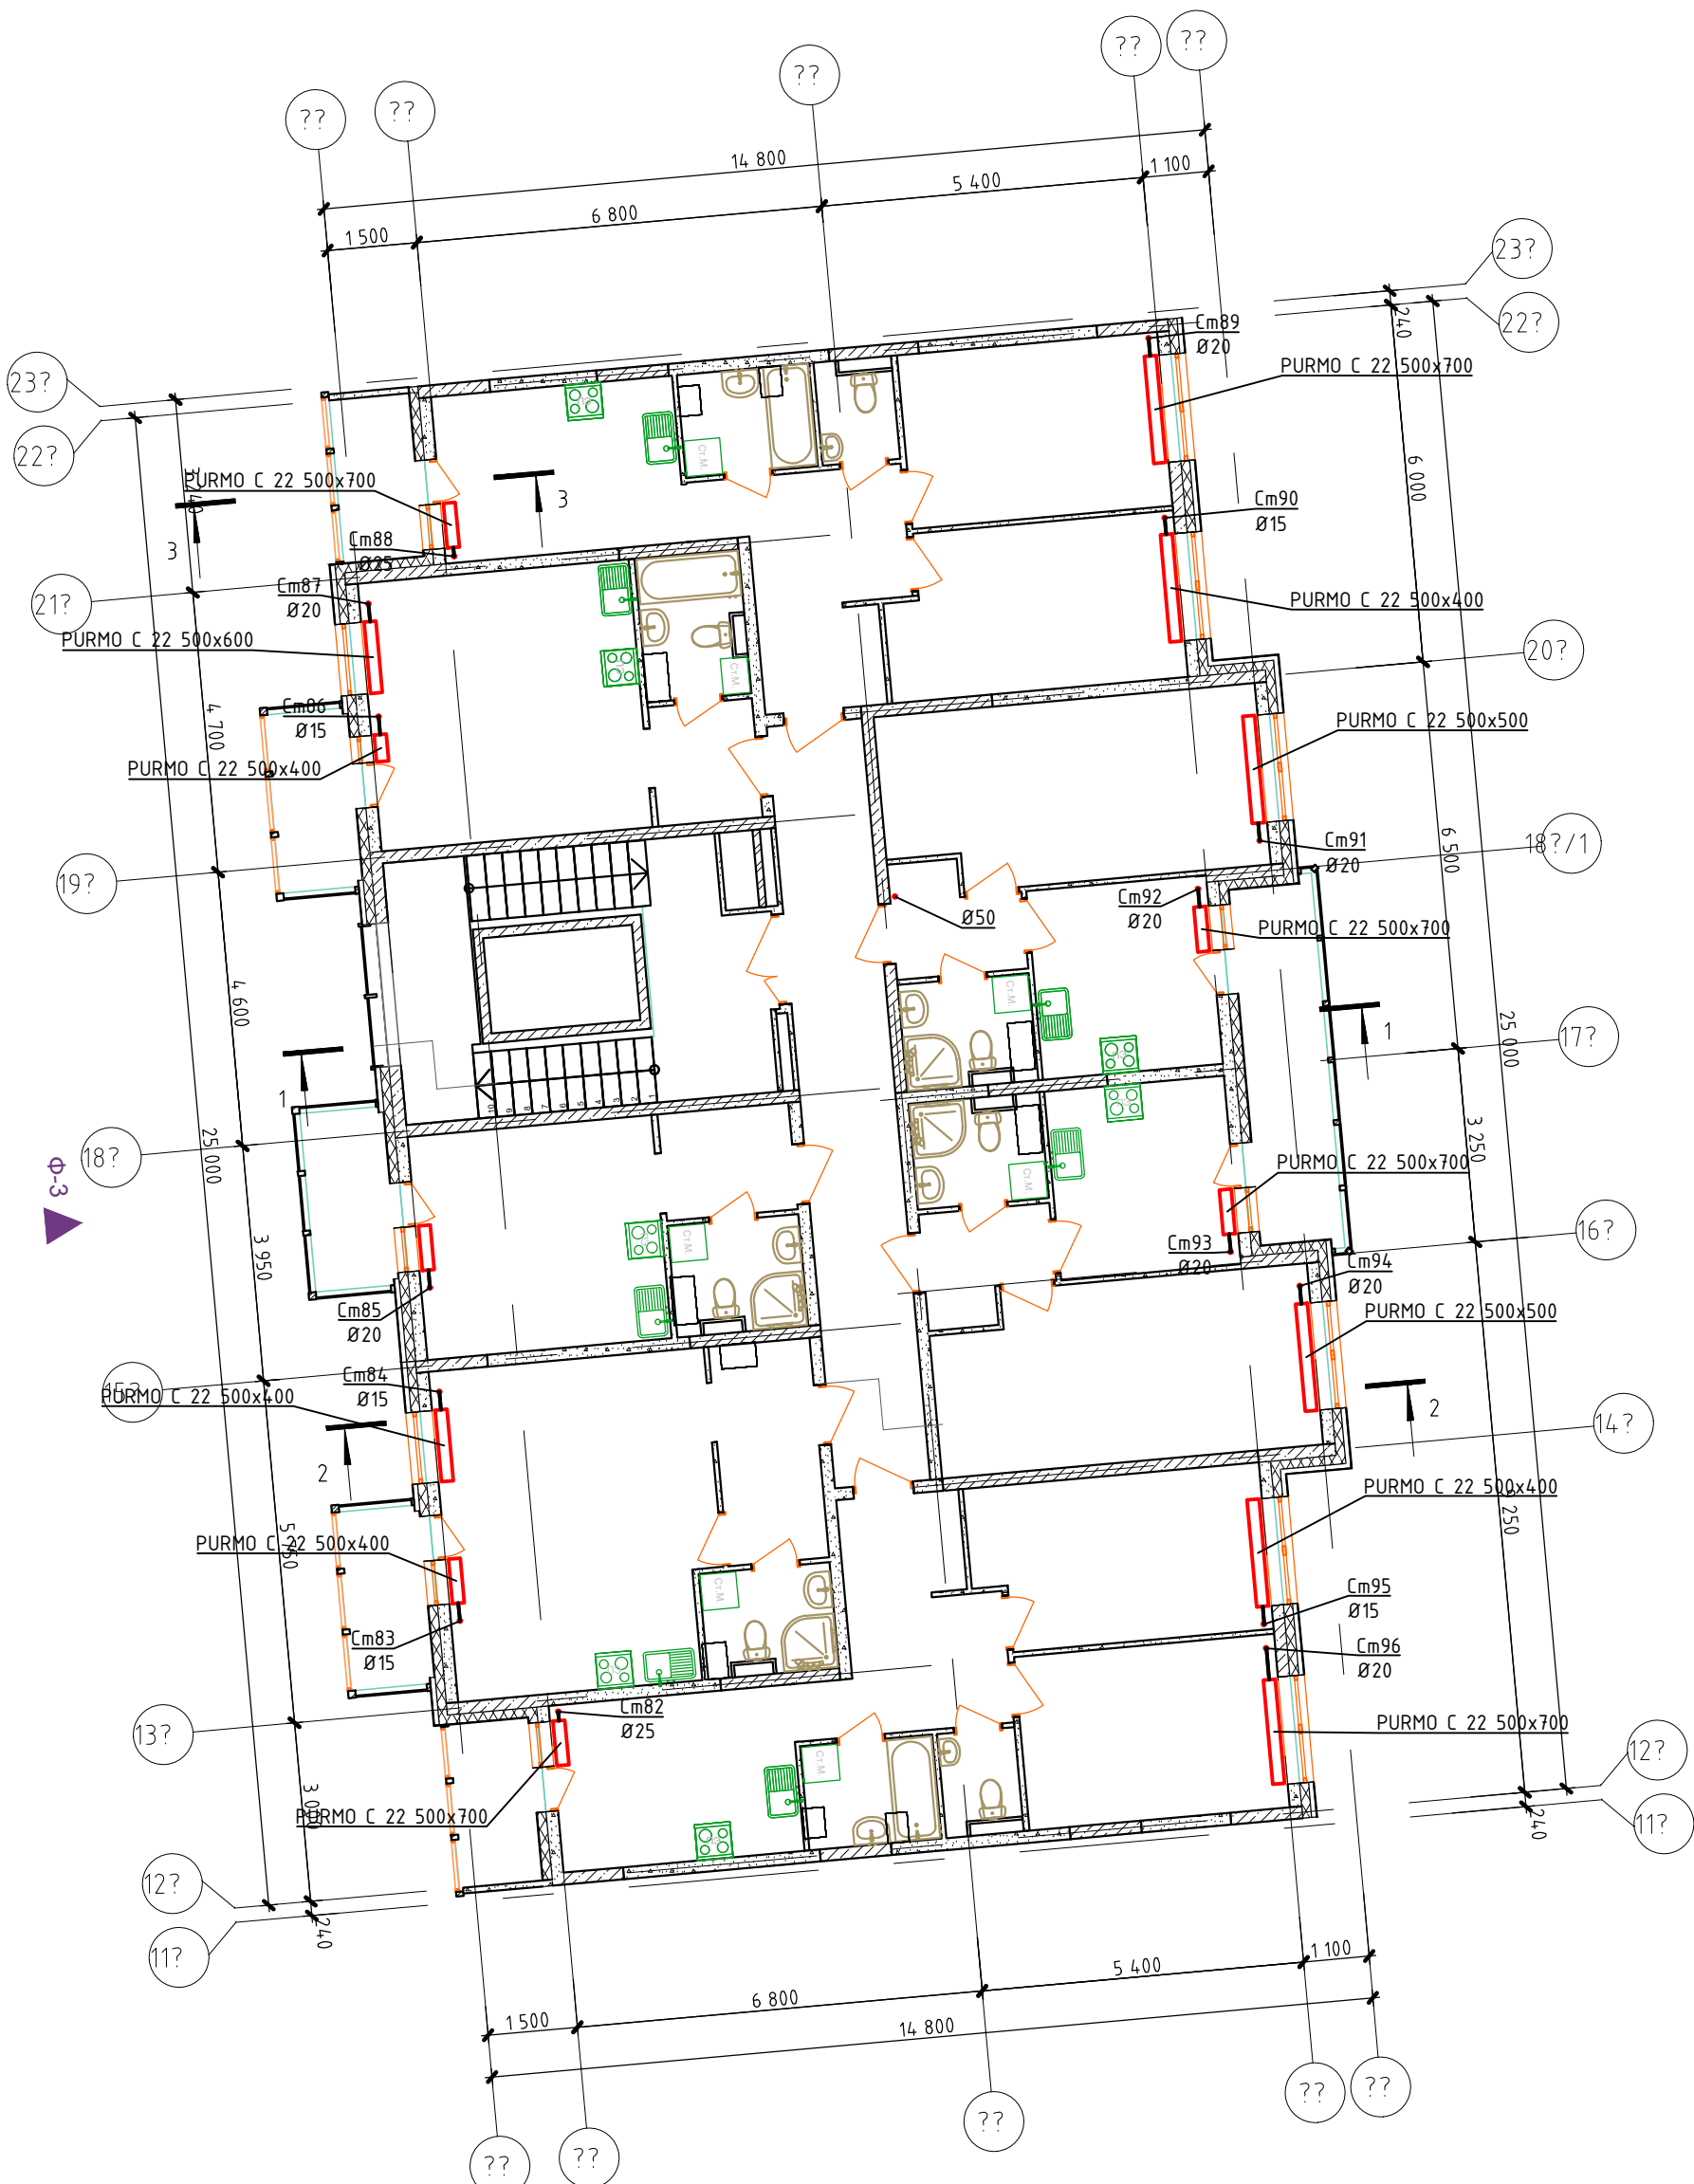

— подающий, обратный трубопровод
~~~~~ — изолированный трубопровод

Примечание:  
1. Трубы и стояки условно отнесены от стен.  
2. Все трубопроводы, прокладываемые в подвале и местах общего пользования лежат тепловой изоляции.

|             |  |              |              |              |
|-------------|--|--------------|--------------|--------------|
| Согласовано |  | Взам. инв. № | Подп. и дата | Инв. № подл. |
|             |  |              |              |              |

|                                                                                               |          |             |        |         |         |
|-----------------------------------------------------------------------------------------------|----------|-------------|--------|---------|---------|
| 2020/H187-P-OB2                                                                               |          |             |        |         |         |
| Многоэтажный жилой дом корпус 7 по адресу: г. Москва, поселение Филимонковское, д. Староселье |          |             |        |         |         |
| Изм.                                                                                          | Кол. уч. | Лист        | № док. | Подпись | Дата    |
| ГИП                                                                                           |          | Гончар А.А. |        |         | 04.2020 |
| Разраб.                                                                                       |          | Рябов       |        |         | 04.2020 |
| Провер.                                                                                       |          | Гончар А.А. |        |         | 04.2020 |
| План системы отопления жилых помещений.                                                       |          |             |        |         |         |
| Секция Ф. План типового этажа.                                                                |          |             |        |         |         |
| Н. контр.                                                                                     |          | Горбунов    |        |         | 04.2020 |
| Система отопления                                                                             |          |             | Стадия | Лист    | Листов  |
|                                                                                               |          |             | Р      | 24      | 66      |