
 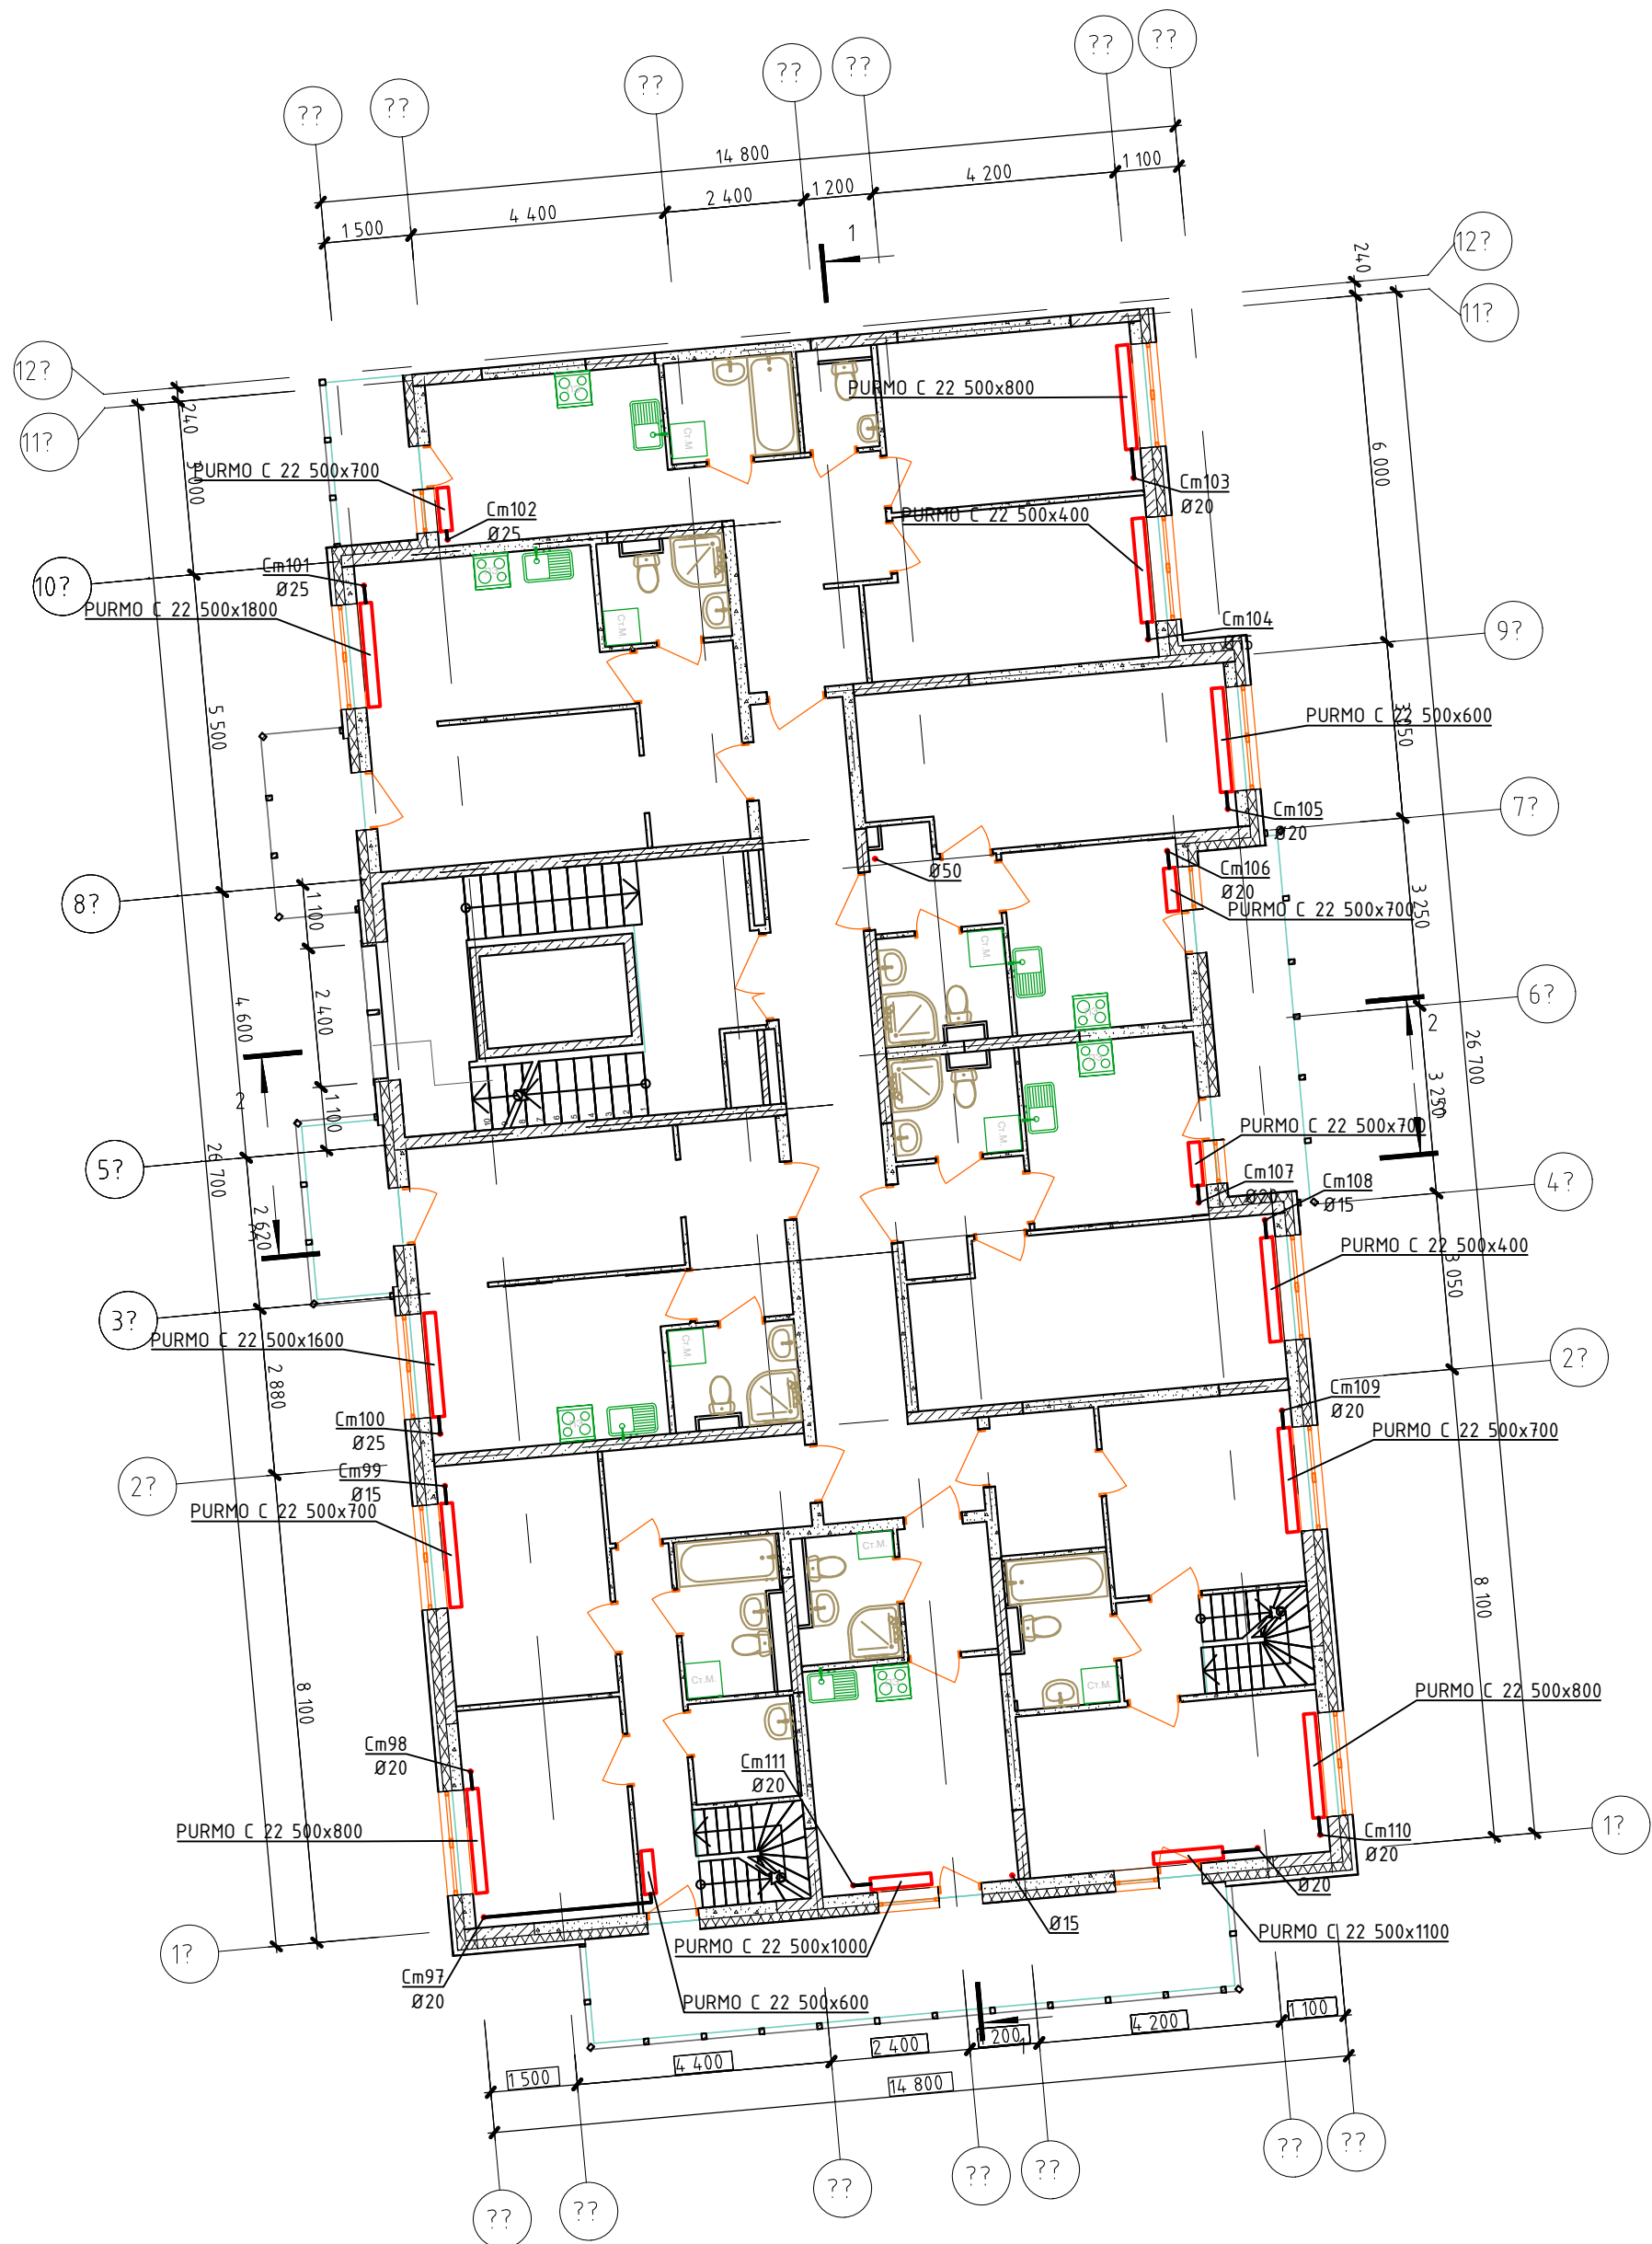
 




~~~~~ - *изолированный трубопровод*

1. Трубы и стояки условно отнесены от стен.
2. Все трубопроводы, прокладываемые в подвале и местах общего пользования лежат тепловой изоляции.

|           |          |             |        |                                                                                       |         |                                                                                               |  |        |      |        |
|-----------|----------|-------------|--------|---------------------------------------------------------------------------------------|---------|-----------------------------------------------------------------------------------------------|--|--------|------|--------|
|           |          |             |        |                                                                                       |         | 2020/Н187-Р-ОВ2                                                                               |  |        |      |        |
|           |          |             |        |                                                                                       |         | Многоэтажный жилой дом корпус 7 по адресу: г. Москва, поселение Филимонковское, д. Староселье |  |        |      |        |
| Изм.      | Кол. уч. | Лист        | № док. | Подпись                                                                               | Дата    |                                                                                               |  |        |      |        |
| ГИП       |          | Гончар А.А. |        |  | 04.2020 | Система отопления                                                                             |  | Стадия | Лист | Листов |
| Разраб.   |          | Рябов       |        |  | 04.2020 |                                                                                               |  | Р      | 28   | 66     |
| Провер.   |          | Гончар А.А. |        |  | 04.2020 |                                                                                               |  |        |      |        |
|           |          |             |        |  |         | План системы отопления жилых помещений.<br>Секция Г. План второго этажа.                      |  |        |      |        |
|           |          |             |        |  |         |                                                                                               |  |        |      |        |
| Н. контр. |          | Горбунов    |        |  | 04.2020 |                                                                                               |  |        |      |        |