
 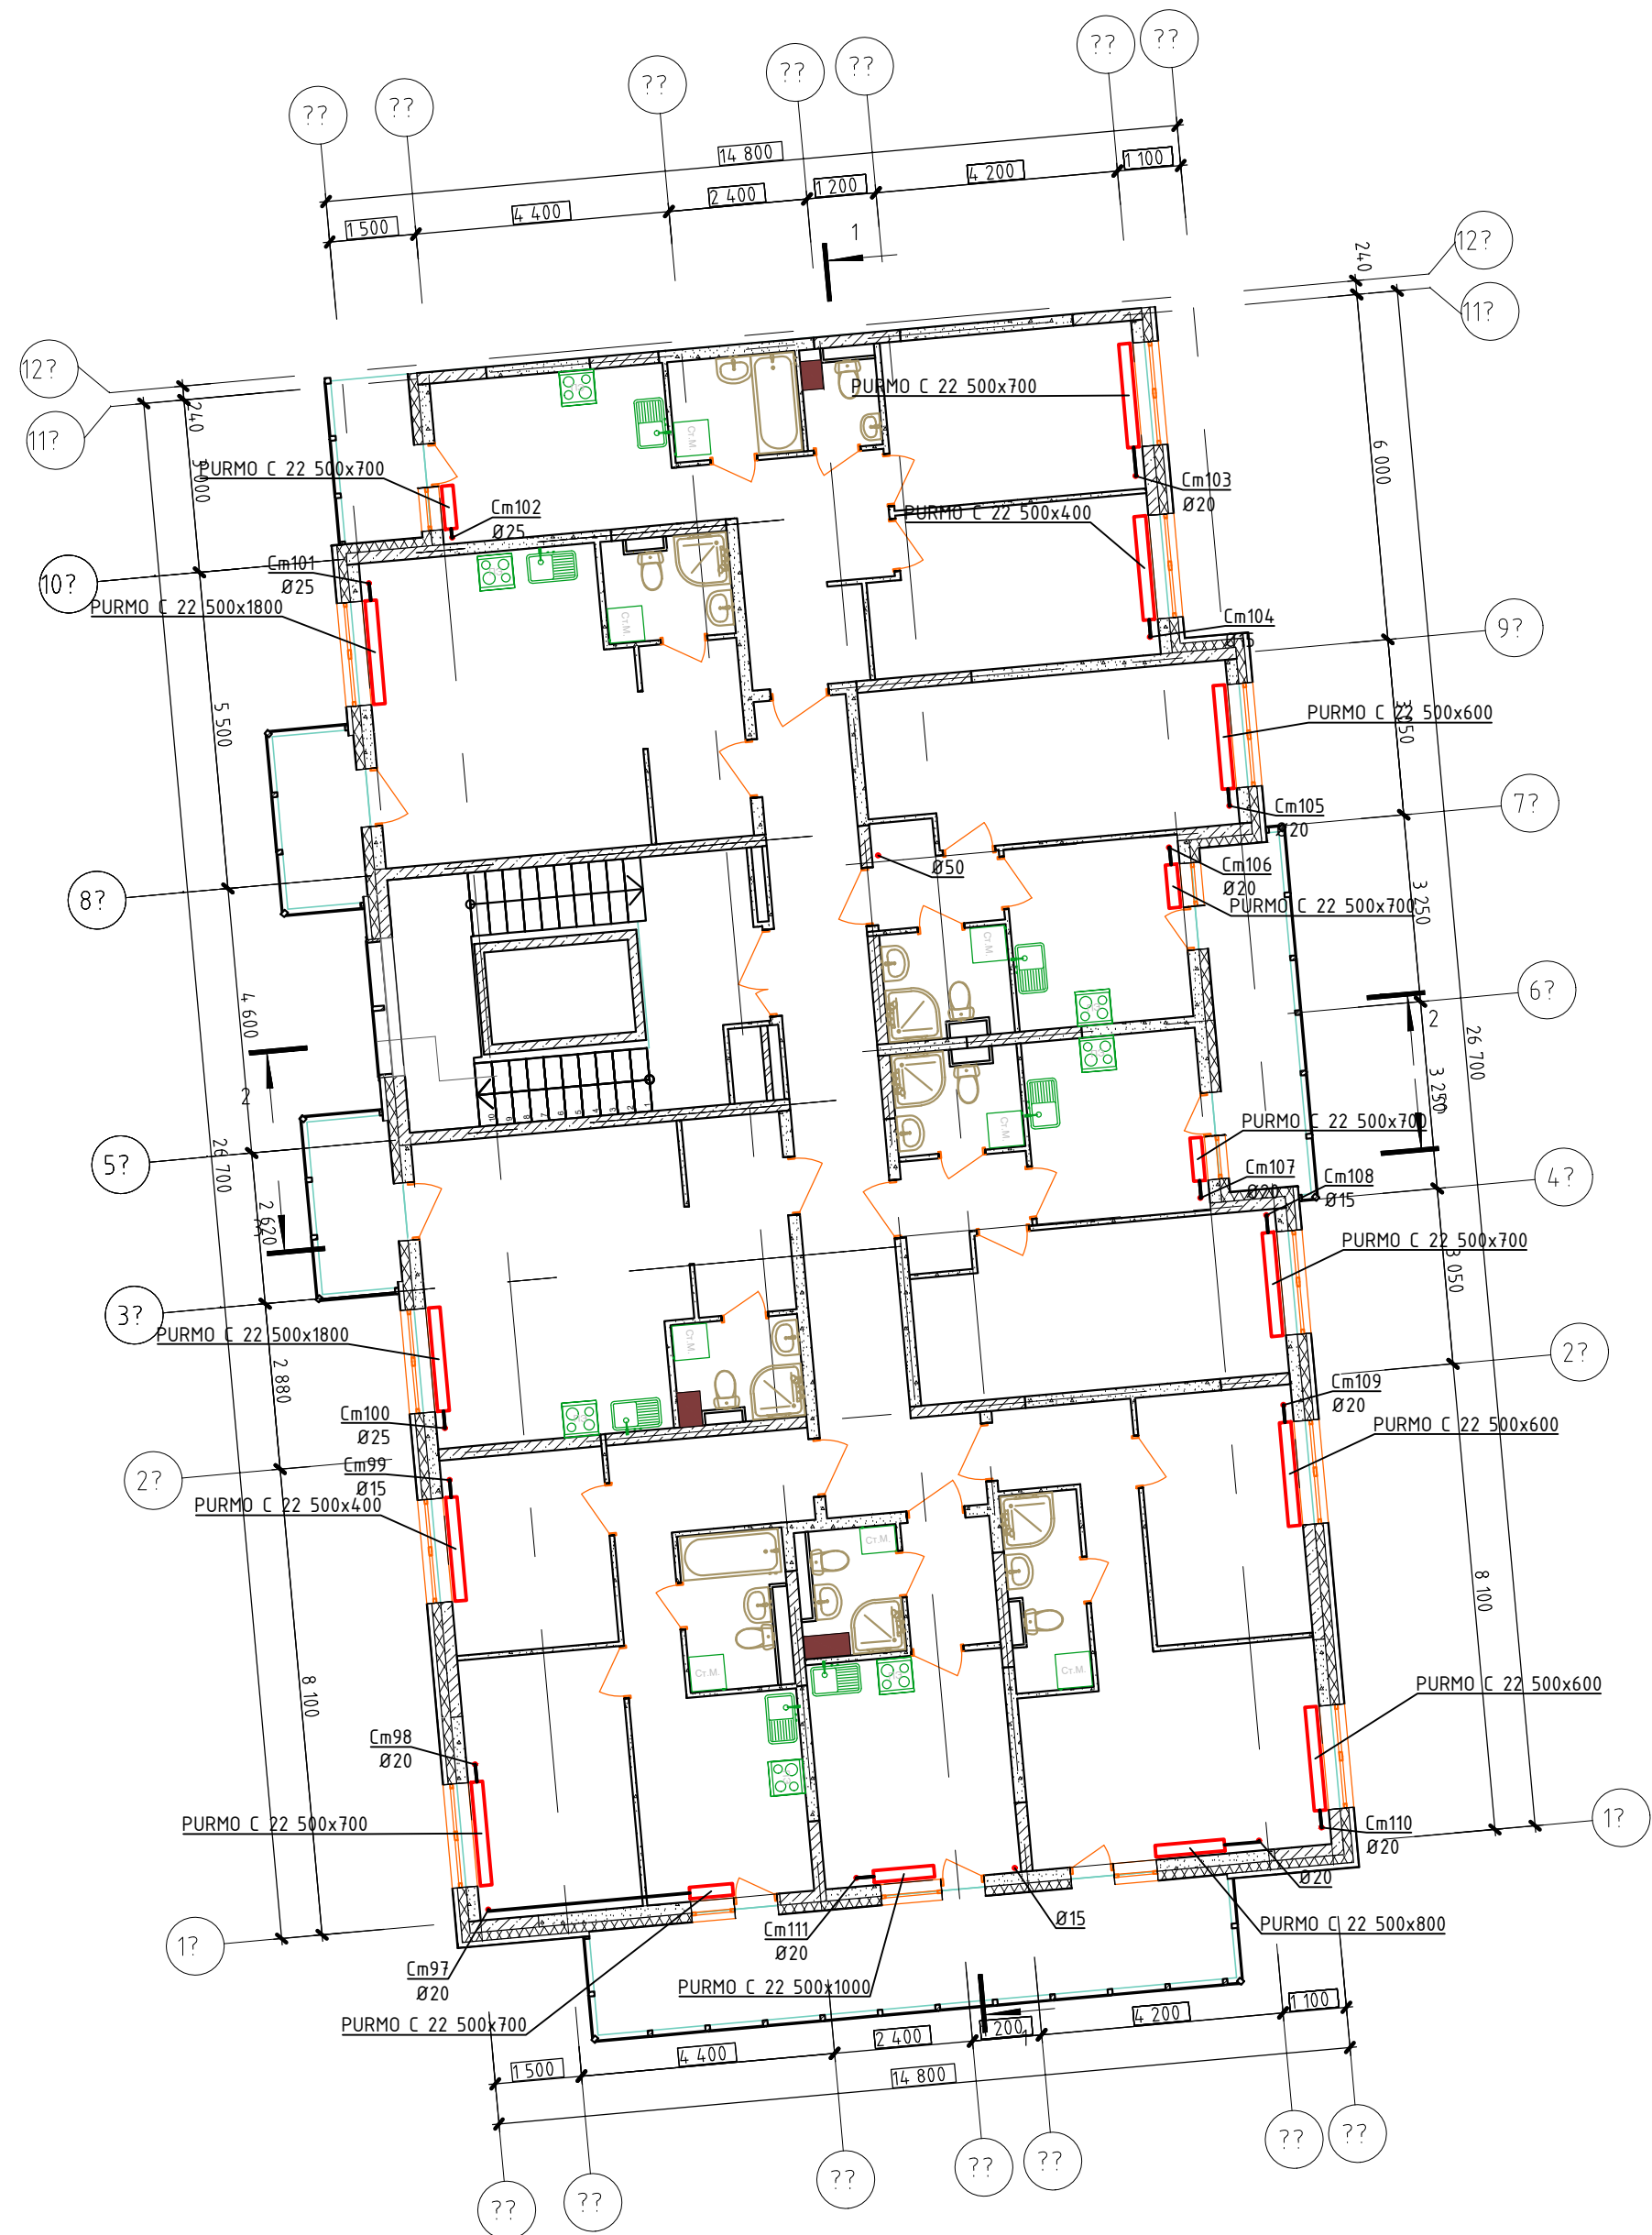
 




~~~~~ - изолированный трубопровод

1. Труды и стояки условно отнесены от стен.
2. Все трубопроводы, прокладываемые в подвале и местах общего пользования подлежат тепловой изоляции.

|           |          |             |        |                                                                                       |         |                                                                                               |        |      |        |
|-----------|----------|-------------|--------|---------------------------------------------------------------------------------------|---------|-----------------------------------------------------------------------------------------------|--------|------|--------|
|           |          |             |        |                                                                                       |         | 2020/H187-P-0B2                                                                               |        |      |        |
|           |          |             |        |                                                                                       |         | Многоэтажный жилой дом корпус 7 по адресу: г. Москва, поселение Филимонковское, д. Староселье |        |      |        |
| Изм.      | Кол. уч. | Лист        | № док. | Подпись                                                                               | Дата    | Система отопления                                                                             | Стадия | Лист | Листов |
| ГИП       |          | Гончар А.А. |        |  | 04.2020 |                                                                                               | Р      | 29   | 66     |
| Разраб.   |          | Рябов       |        |  | 04.2020 |                                                                                               |        |      |        |
| Провер.   |          | Гончар А.А. |        |  | 04.2020 |                                                                                               |        |      |        |
|           |          |             |        |                                                                                       |         | План системы отопления жилых помещений.<br>Секция Г. План типового этажа.                     |        |      |        |
| Н. контр. |          | Горбунов    |        |  | 04.2020 |                                                                                               |        |      |        |