


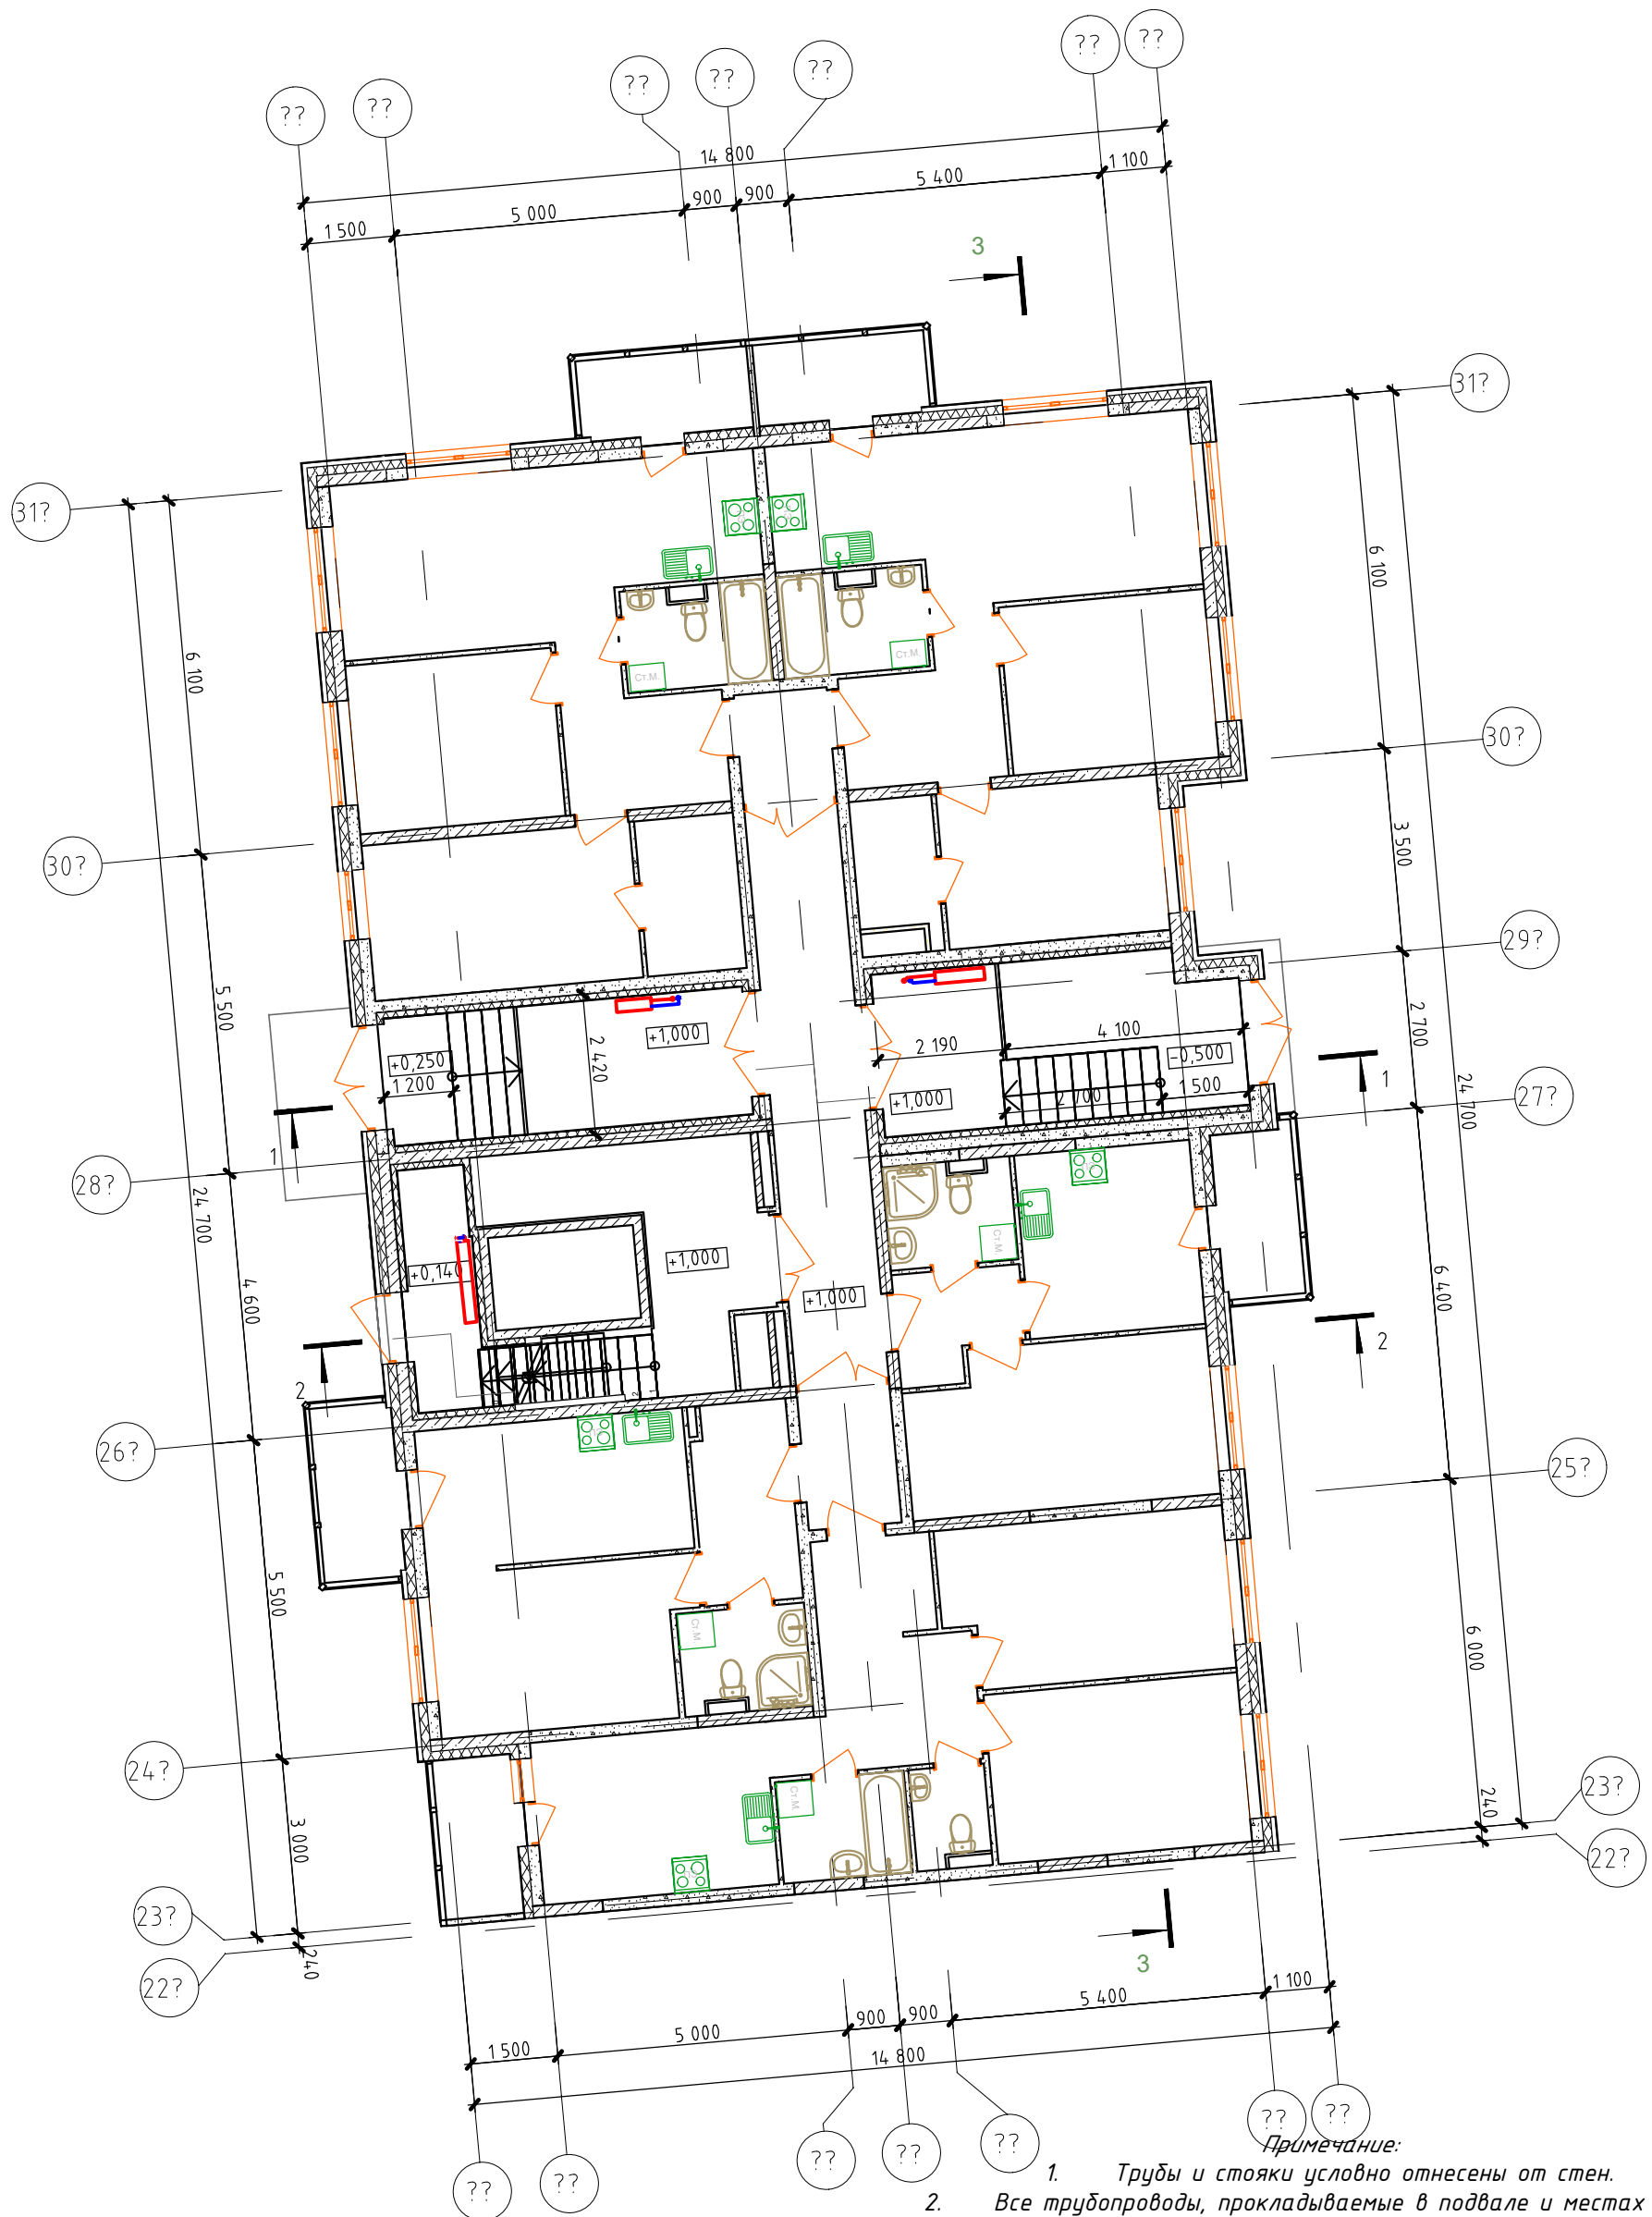

— подающий, обратный трубопровод
~~~~~ — изолированный трубопровод

- Примечание:
1. Трубы и стояки условно отнесены от стен.
  2. Все трубопроводы, прокладываемые в подвале и местах общего пользования подлежат тепловой изоляции.
  3. Разместить радиаторы в МОП и на лестничных клетках на высоте 2200.

| Изм.      | Кол. уч. | Лист        | № док. | Подпись | Дата    |
|-----------|----------|-------------|--------|---------|---------|
| ГИП       |          | Гончар А.А. |        |         | 04.2020 |
| Разраб.   |          | Рябов       |        |         | 04.2020 |
| Провер.   |          | Гончар А.А. |        |         | 04.2020 |
| Н. контр. |          | Горбунов    |        |         | 04.2020 |

|                                                                                               |        |        |
|-----------------------------------------------------------------------------------------------|--------|--------|
| 2020/H187-P-OB2                                                                               |        |        |
| Многоэтажный жилой дом корпус 7 по адресу: г. Москва, поселение Филимонковское, д. Староселье |        |        |
| Система отопления                                                                             | Стадия | Лист   |
|                                                                                               | Р      | 57     |
| План системы отопления общедомовых помещений. Секция Е. План первого этажа.                   |        | Листов |
|                                                                                               |        | 66     |